


(電気設備工事)

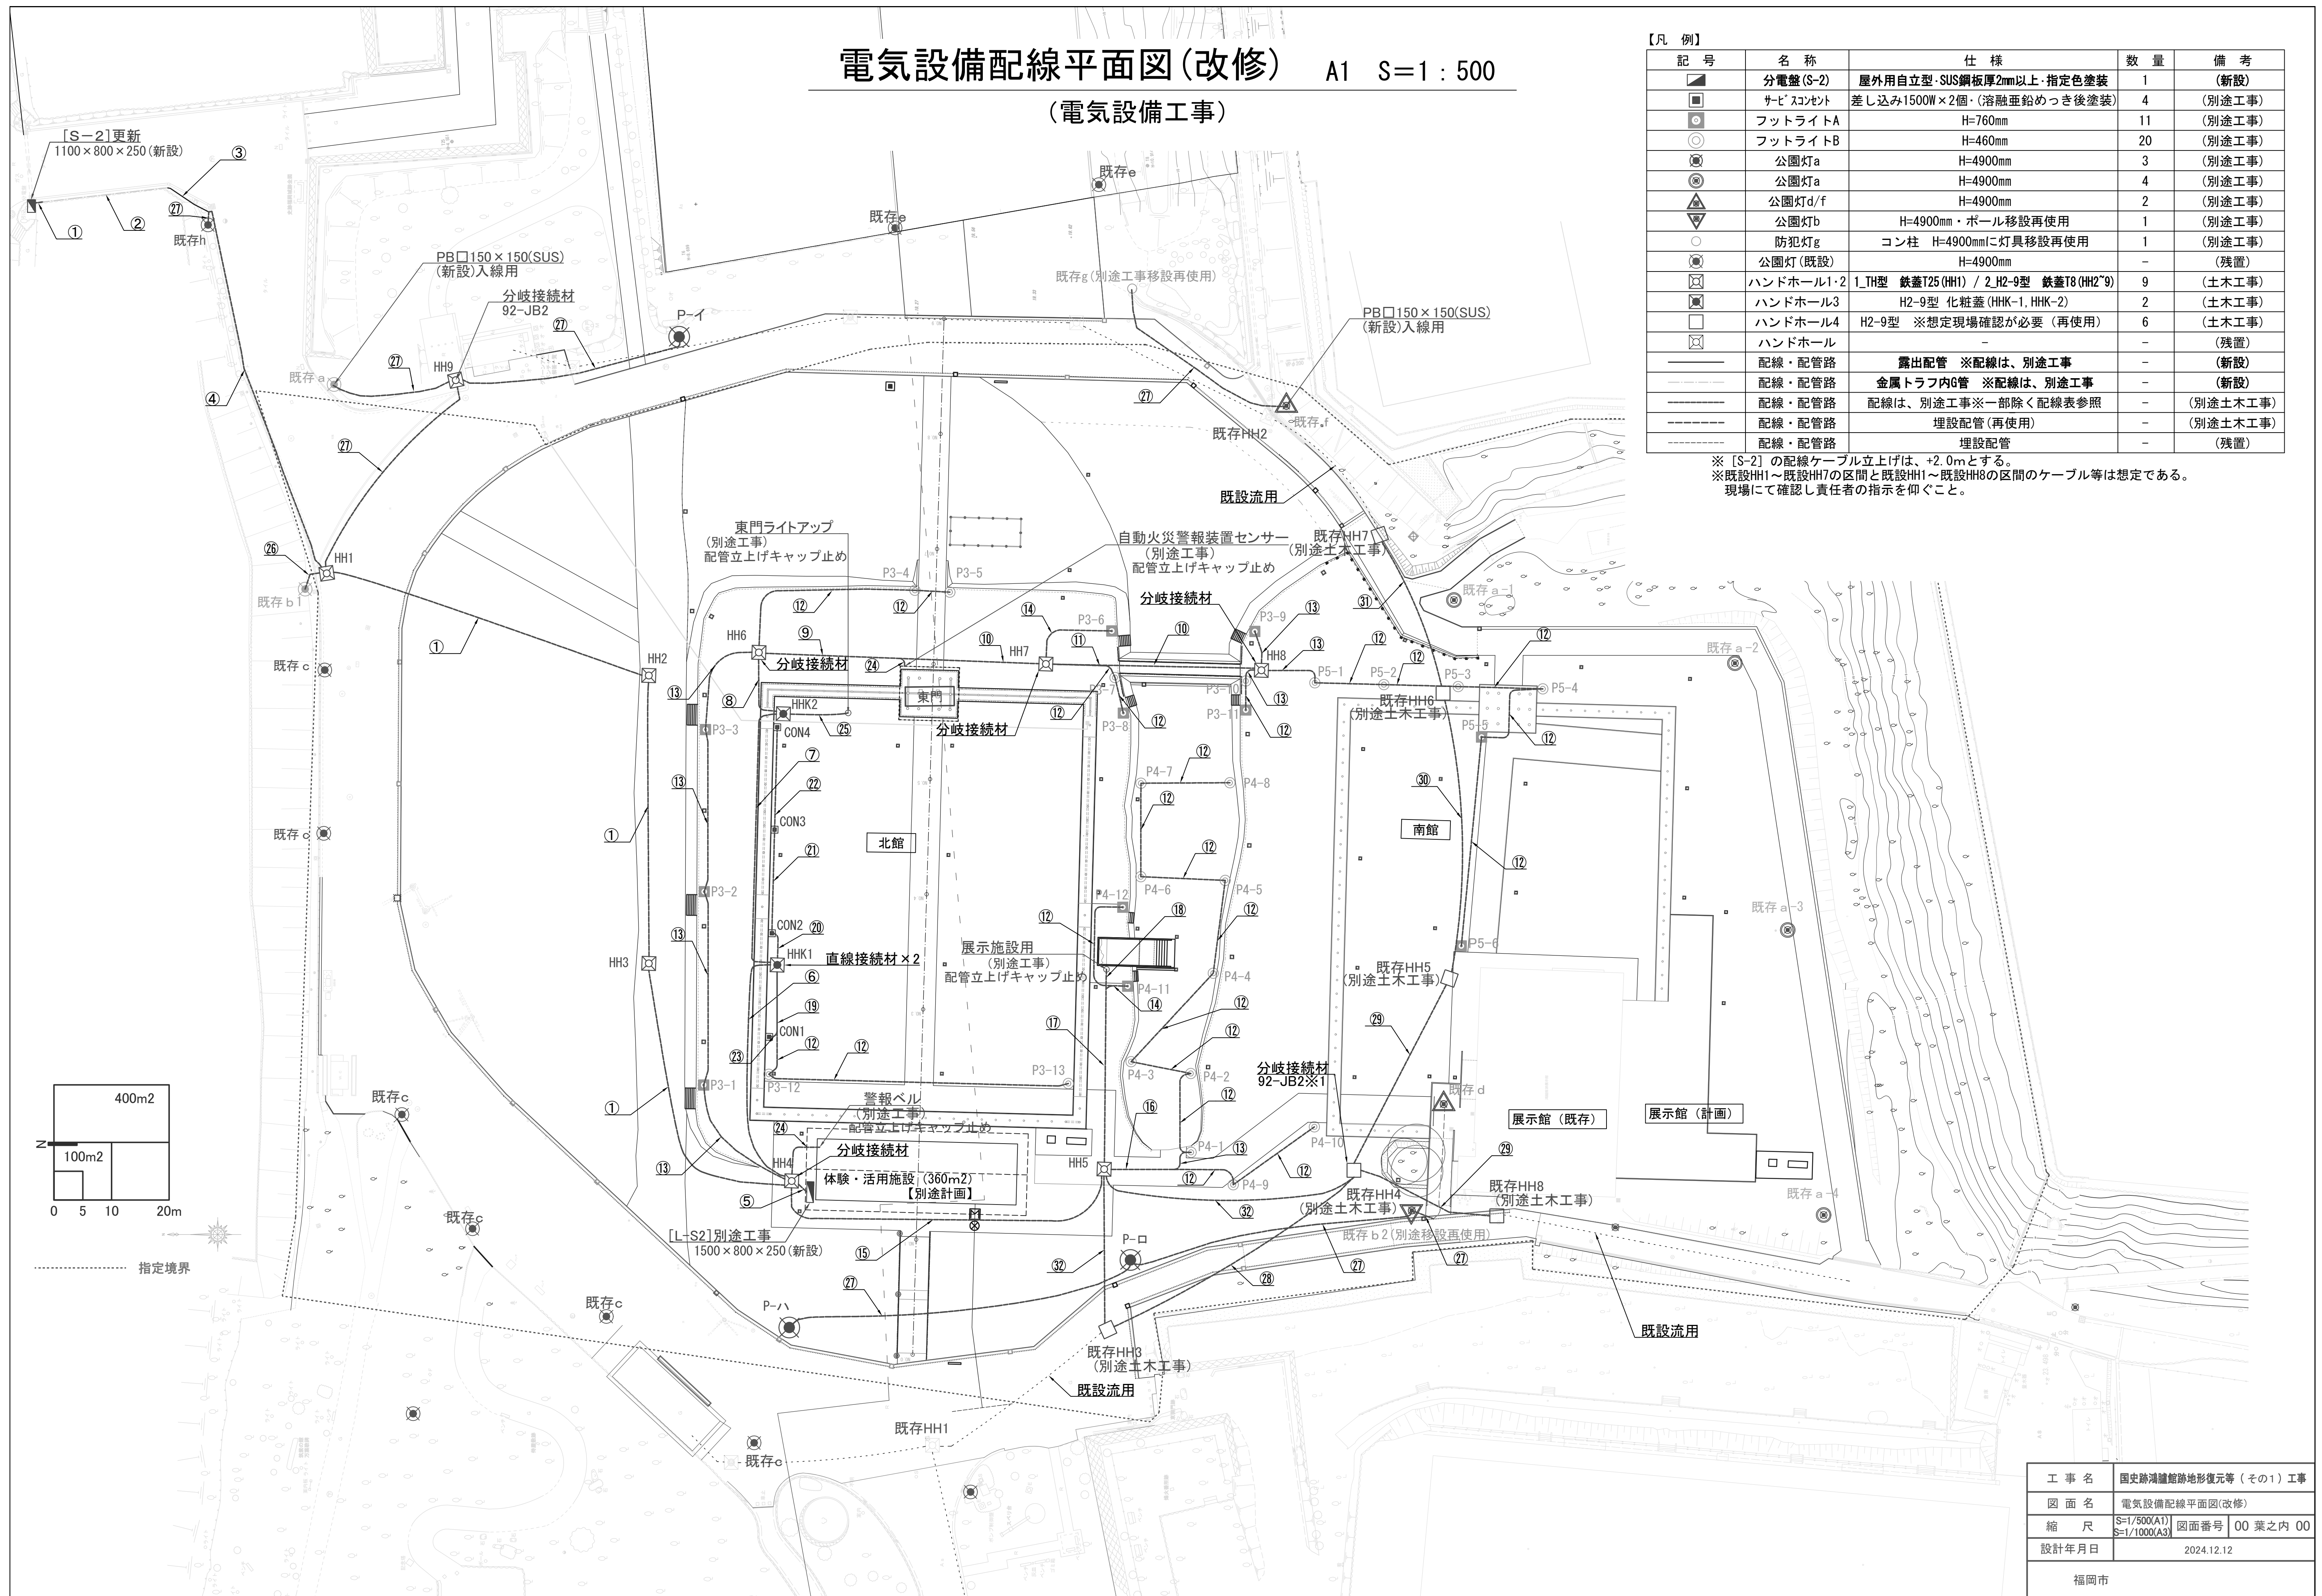

記 号	名 称	仕 様	数 量	備 考
	分電盤(S-2)	屋外用自立型・SUS鋼板厚2mm以上・指定色塗装	1	(新設)
	サビコンスト	差し込み1500W×2個(溶融亜鉛めっき後塗装)	4	(別途工事)
	フットライトA	H=760mm	11	(別途工事)
	フットライトB	H=460mm	20	(別途工事)
	公園灯a	H=4900mm	3	(別途工事)
	公園灯a	H=4900mm	4	(別途工事)
	公園灯d/f	H=4900mm	2	(別途工事)
	公園灯b	H=4900mm・ポール移設再使用	1	(別途工事)
	防犯灯g	コン柱 H=4900mmに灯具移設再使用	1	(別途工事)
	公園灯(既設)	H=4900mm	-	(残置)
	ハンドホール1・2	1_TH型 鉄蓋T25 (HH1) / 2_H2-9型 鉄蓋T8 (HH2'9)	9	(土木工事)
	ハンドホール3	H2-9型 化粧蓋 (HHK-1, HHK-2)	2	(土木工事)
	ハンドホール4	H2-9型 ※想定現場確認が必要(再使用)	6	(土木工事)
	ハンドホール	-	-	(残置)
	配線・配管路	露出配管 ※配線は、別途工事	-	(新設)
	配線・配管路	金属トラフ内G管 ※配線は、別途工事	-	(新設)
	配線・配管路	配線は、別途工事※一部除く配線表参照	-	(別途土木工事)
	配線・配管路	埋設配管(再使用)	-	(別途土木工事)
	配線・配管路	埋設配管	-	(残置)

※ [S-2] の配線ケーブル立上げは、+2.0mとする。
 ※既設HH1～既設HH7の区間と既設HH1～既設HH8の区間のケーブル等は想定である。
 現場にて確認し責任者の指示を仰ぐこと。

工事名	国史跡鴻巣館跡地形復元等（その１）工事		
図面名	電気設備配線平面図(改修)		
縮尺	$S=1/500(A1)$ $S=1/1000(A3)$	図面番号	00 葉之内 00
設計年月日	2024.12.12		
福岡市			