



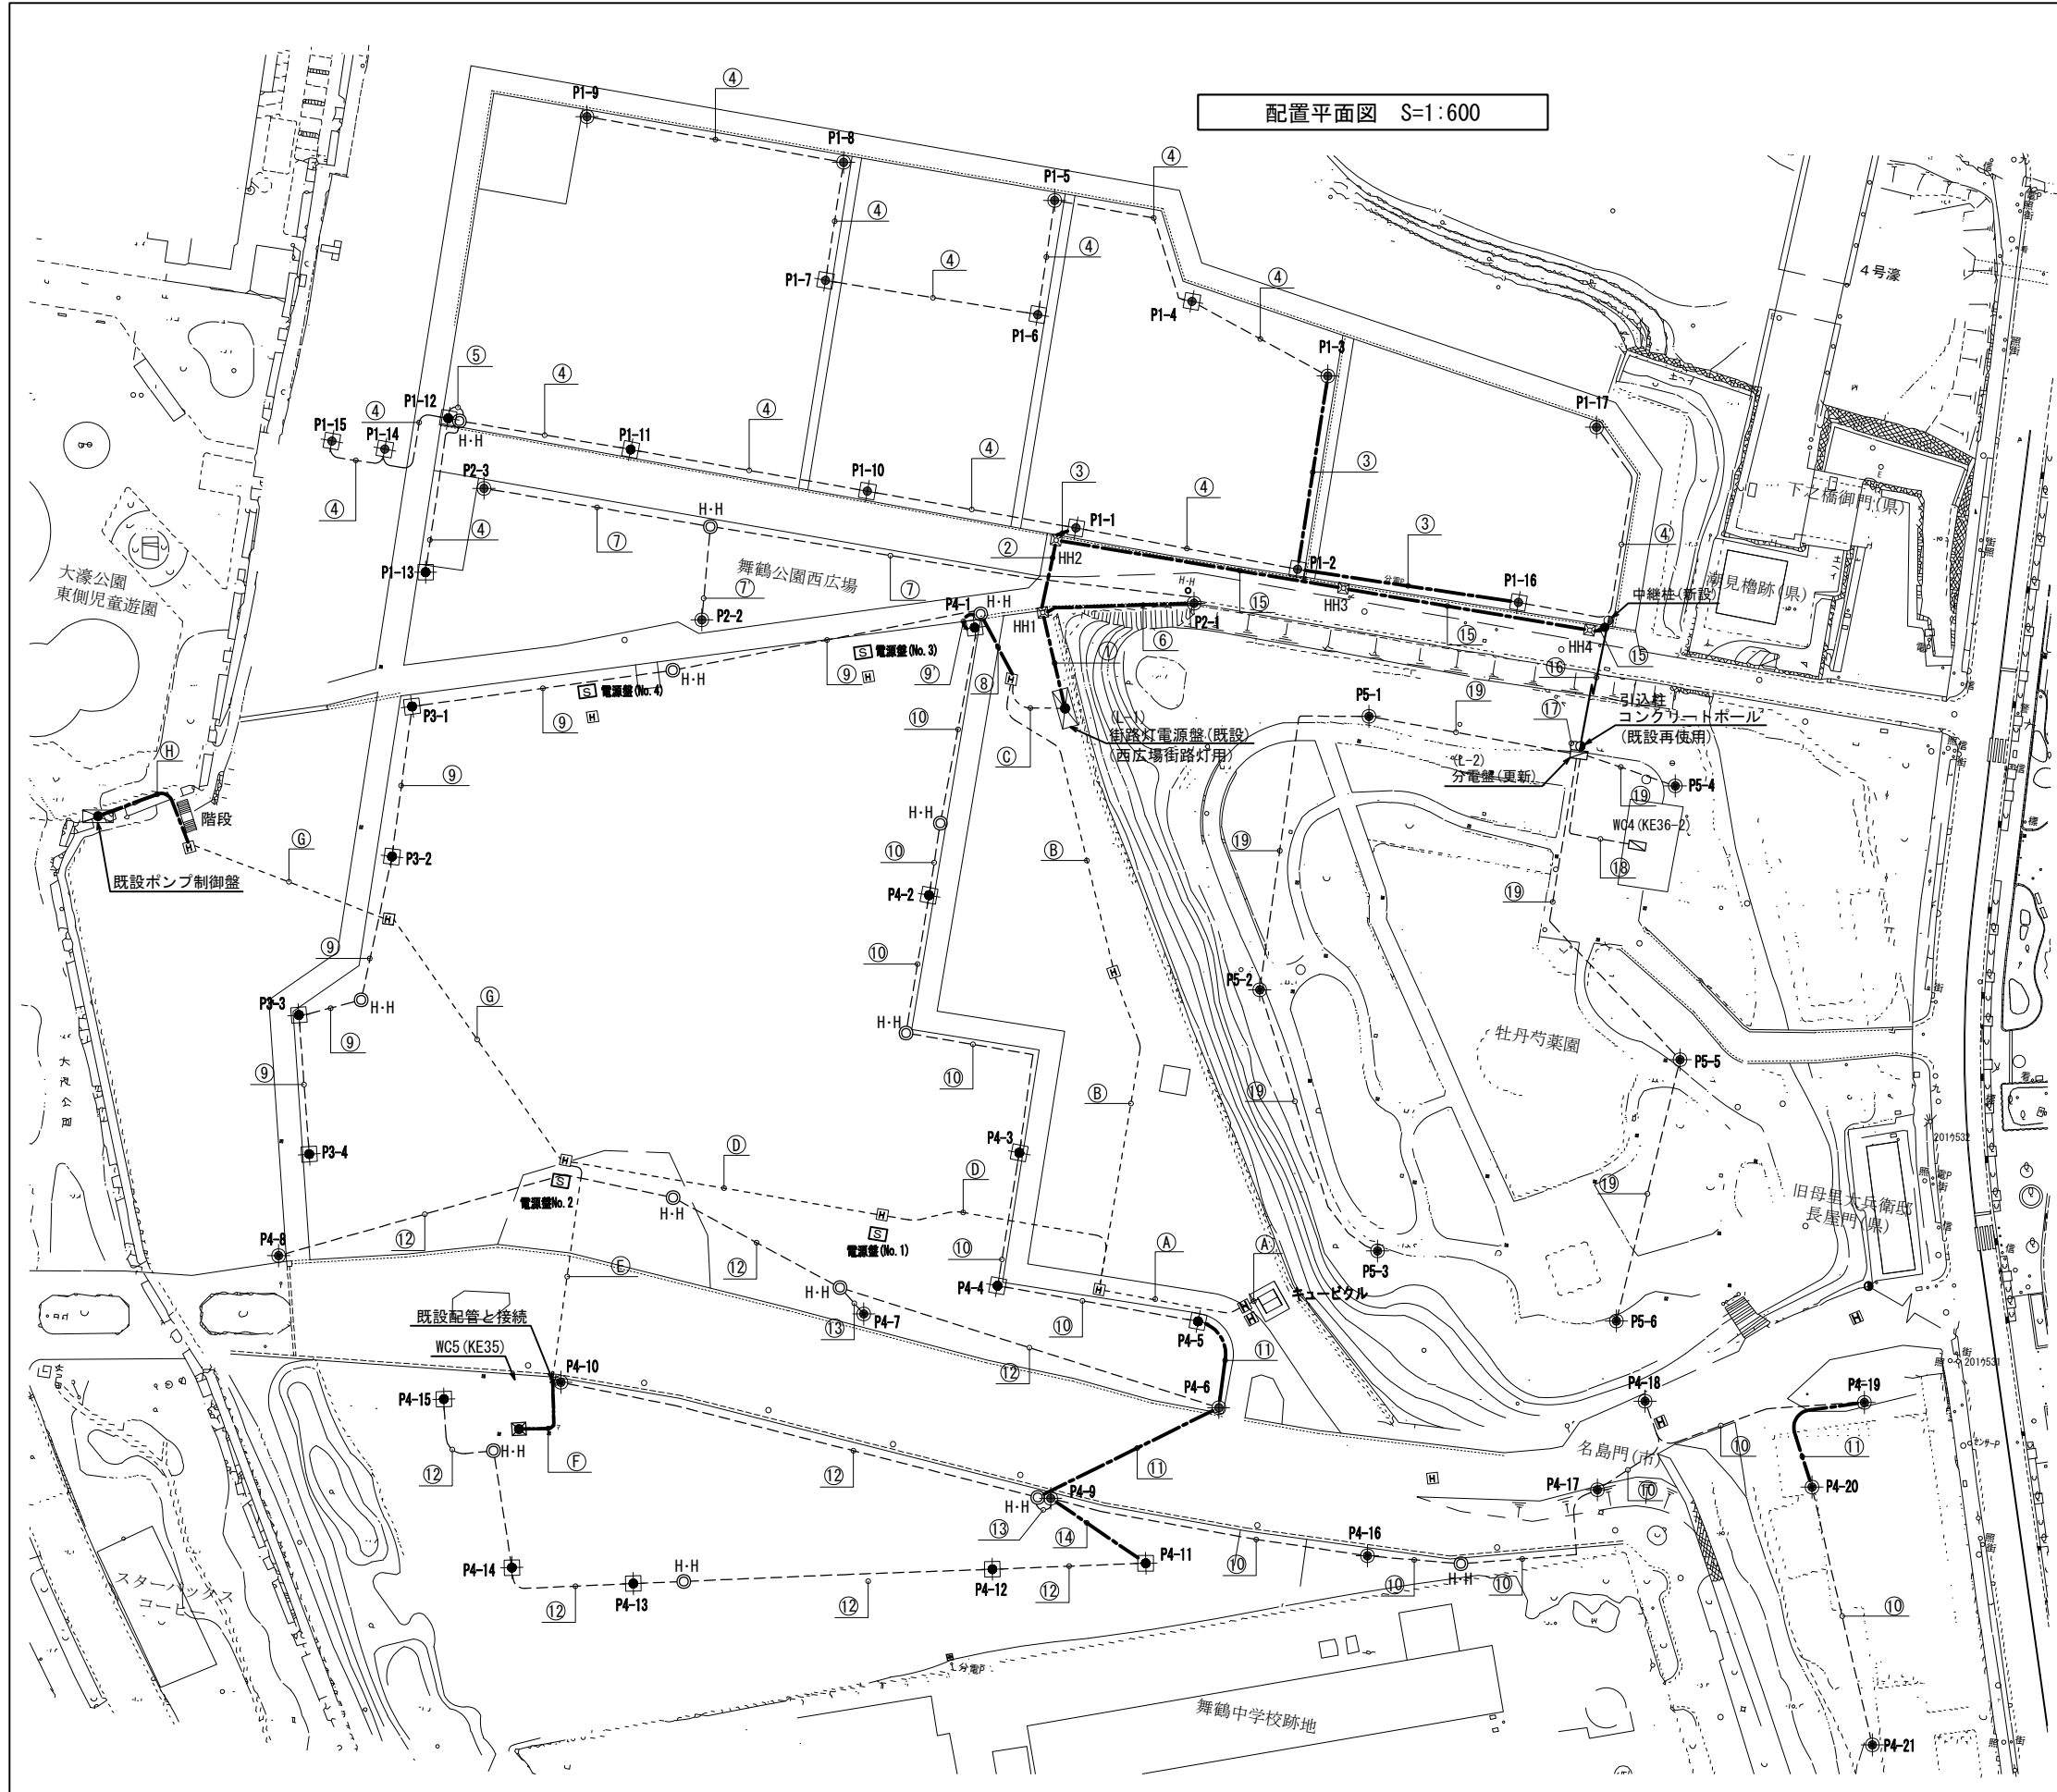

配置平面図 S=1:600

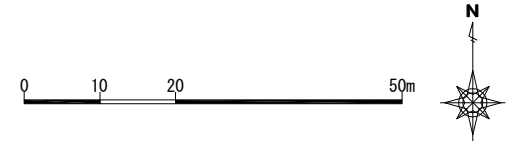

配線・配管一覧表				
番号	回路名	ケーブル	管路	用途
(A)	L-5	(EM-CE160sq)	(FEP 65)	街路灯電源盤
	M-1	—φ—	(FEP 65)	排水ポンプ
	L-6	EM-CE14sq-3C	(FEP 50)	WC5電灯
(B)	L-5	(EM-CE160sq)	(FEP 65)	街路灯電源盤
(C)	L-5	(EM-CE160sq)	(FEP 65)	街路灯電源盤
	103	EM-CE3.5sq-2C	(FEP 50)	照明灯3
	104	EM-CE14sq-2C	(FEP 50)	照明灯4
(D)	M-1	—φ—	(FEP 65)	排水ポンプ
	L-6	EM-CE14sq-3C	(FEP 50)	WC5電灯
(E)	L-6	EM-CE14sq-3C	(FEP 50)	WC5電灯
	L-6	EM-CE14sq-3C	FEP 50	WC5電灯
(F)	M-1	—φ—	(FEP 65)	排水ポンプ
(H)	M-1	—φ—	FEP 65	排水ポンプ
①	101	EM-CE5.5sq-2C	FEP 30	照明灯1
	102	EM-CE3.5sq-2C	FEP 30	照明灯2
	105	EM-CE22sq-3C	FEP 50	L-2幹線
②	101	EM-CE5.5sq-2C	FEP 30	照明灯1
	105	EM-CE22sq-3C	FEP 50	L-2幹線
③	101	EM-CE5.5sq-2C	FEP 30	照明灯1
	101	EM-CE5.5sq-2C	既設配管	照明灯1
	102	EM-CE3.5sq-2C	FEP 30	照明灯2
④	101	EM-CE5.5sq-2C	既設配管	照明灯1
	102	EM-CE3.5sq-2C	FEP 30	照明灯2
	102	EM-CE3.5sq-2C	既設配管	照明灯2
⑤	101	EM-CE5.5sq-2C	既設配管	照明灯1
	102	EM-CE3.5sq-2C	FEP 30	照明灯2
	102	EM-CE3.5sq-2C	既設配管	照明灯2
⑥	103	EM-CE3.5sq-2C	FEP 30	照明灯3
	104	EM-CE14sq-2C	FEP 30	照明灯4
	103	EM-CE3.5sq-2C	既設配管	照明灯3
⑦	103	EM-CE3.5sq-2C	既設配管	照明灯3
	103	EM-CE3.5sq-2C	既設配管	照明灯3
	104	EM-CE14sq-2C	既設配管	照明灯4
⑧	104	EM-CE14sq-2C	FEP 30	照明灯4
	104	EM-CE5.5sq-2C	既設配管	照明灯4
	104	EM-CE5.5sq-2C	既設配管	照明灯4
⑨	104	EM-CE5.5sq-2C	既設配管	照明灯4
	104	EM-CE5.5sq-2C	既設配管	照明灯4
	104	EM-CE5.5sq-2C	既設配管	照明灯4
⑩	105	EM-CE22sq-3C	FEP 50	L-2幹線
	105	DV-R22sq-3C	架空配線	L-2幹線
	105	EM-CE22sq-3C	既設配管	L-2幹線
⑪	201	EM-CE14sq-3C	既設配管	WC4電灯
	202	EM-CE3.5sq-2C	既設配管	照明灯5
	202	EM-CE3.5sq-2C	既設配管	照明灯5

(注記)
1. ()内ケーブルおよび電線管は既設を示す。

凡 例

記 号	名 称	記号・形状	単位	数量	備 考
□	キュービクル		面	1	既設
Ⓢ	イベント電源盤		面	4	既設
⊠	街路灯電源盤 (L-1)	屋外自立型	面	1	既設
⊡	分電盤 (L-2)	屋外自立型	面	1	既設撤去更新
○	引込柱	コンクリート柱	基	1	既設
●	中継柱	コンクリート柱	基	1	新設
⊙	和風木製灯	LED	基	26	既設
⊕	ボール灯	LED	基	25	既設
H	ハンドホール		基	—	既設
⊙H	ハンドホール		基	—	既設
⊞H	ハンドホール	H1-6	基	4	新設
---	地中埋設配管・配線		m	—	既設配管
---	地中埋設配管・配線		m	—	新設
---	架空線		m	—	

※図中の寸法は、A1サイズ時の寸法とする。

株式会社
匠技術コンサルタント
福岡市西区周船寺1丁目6-9
TEL 092-805-5556

担当

工事名
舞鶴公園照明他配線設備更新工事

図面名
配置平面図
福岡市財政局アセットマネジメント推進部設備課 日付 R2.9 3/7

縮尺 (A1サイズ1/600)
(A3サイズ1/1200)