



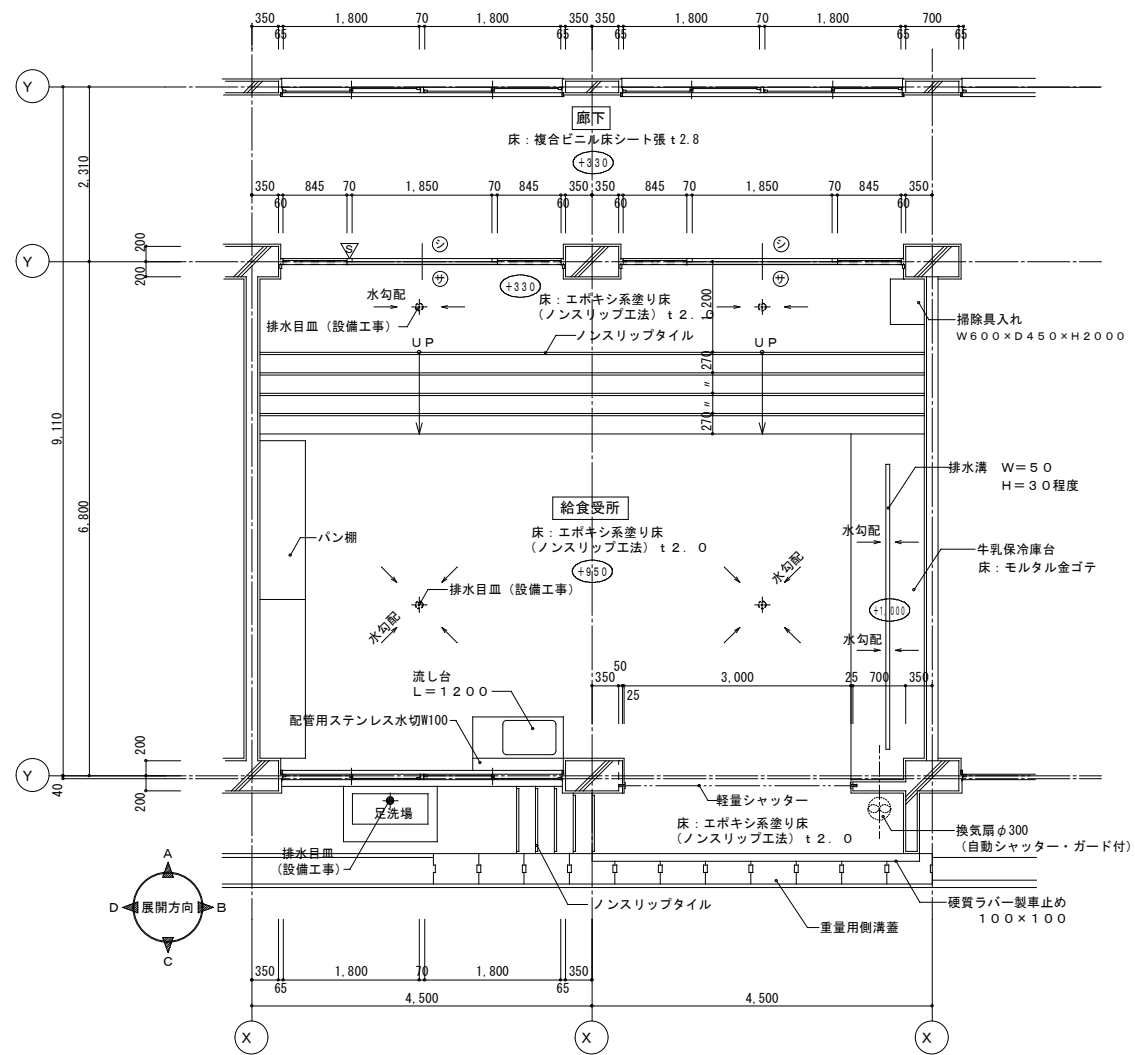


給食受所 平面詳細図 1/50


室 名	給食受所
床	エポキシ系塗床 (ノンスリップ工法) t 2.0
巾 木	モルタル金ゴテEP-G (塗り分け) H=90
腰 壁	モルタル金ゴテEP-G
壁	モルタル金ゴテEP-G
天 井	化粧石膏ボード張り t 9.5
柱 型	モルタル金ゴテEP-G
梁 型	化粧石膏ボード張り t 9.5 モルタル金ゴテEP-G
備 考	

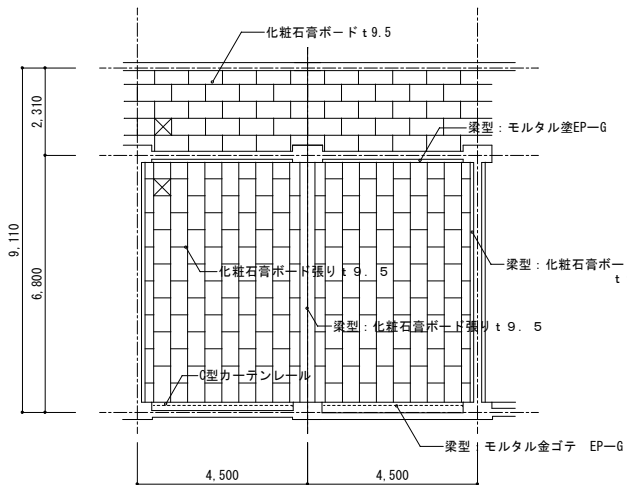


給食受所 天井伏図 1/100

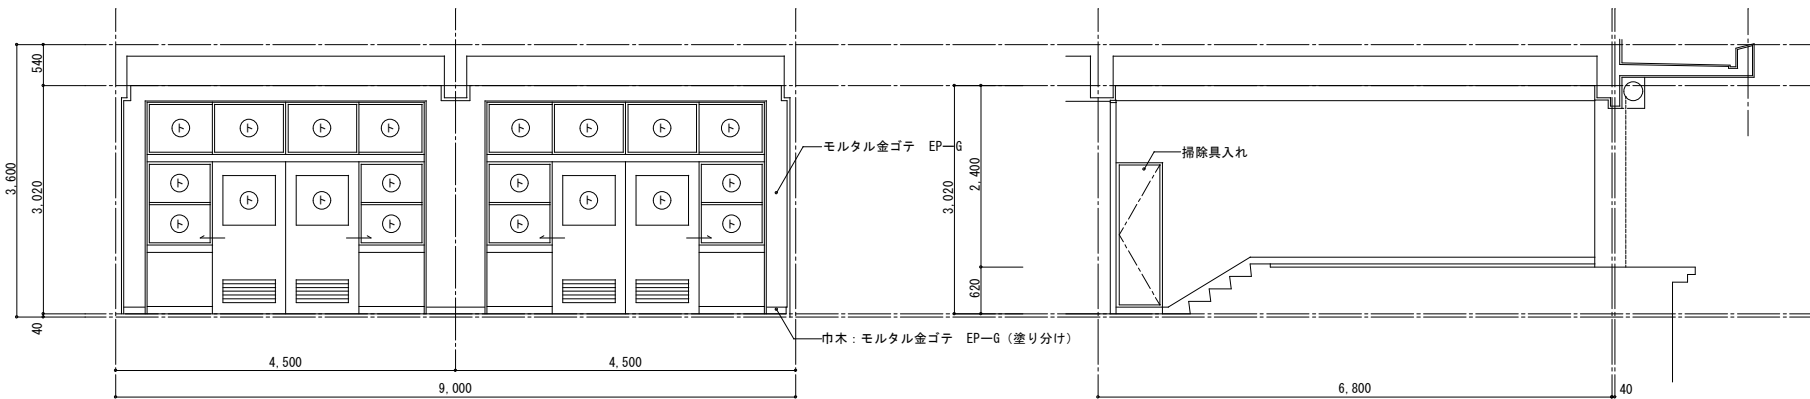


給食受所 展開図

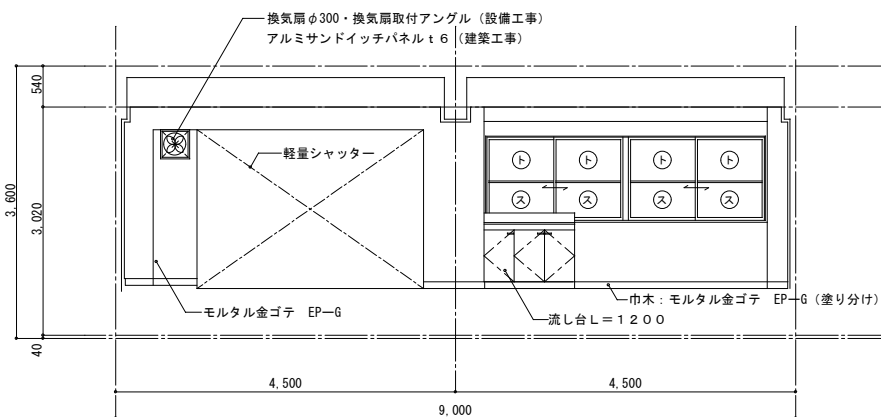


C面

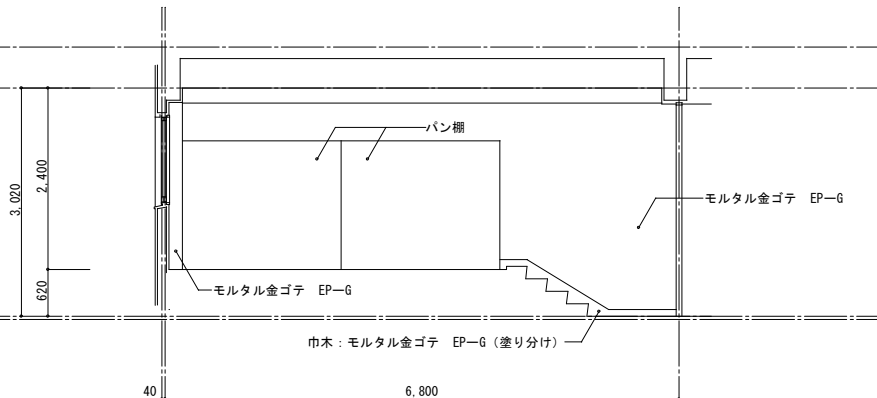

D面

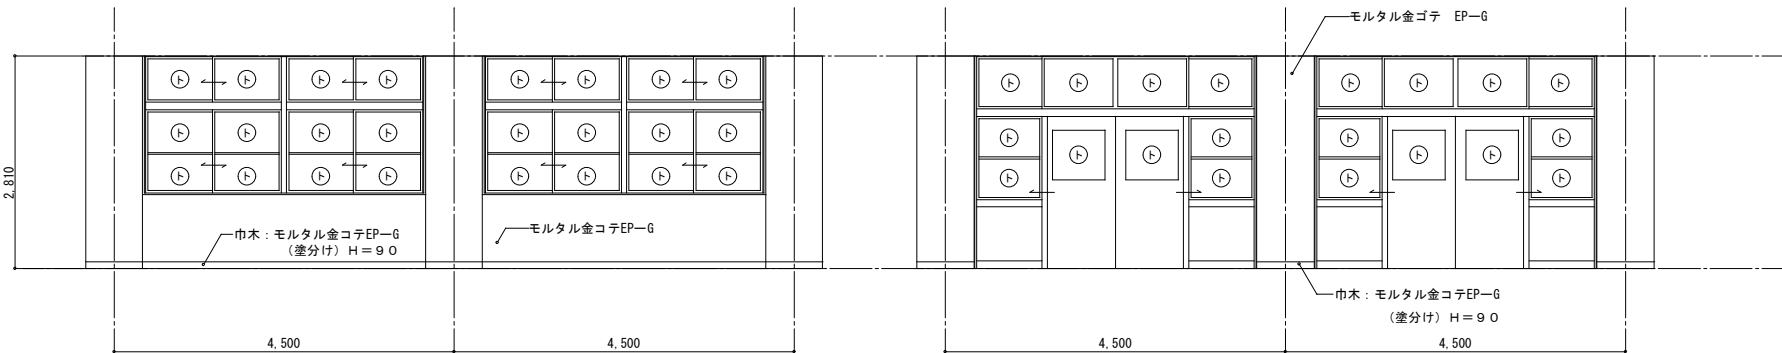


廊下展開図

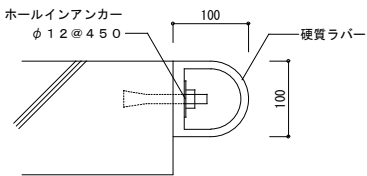

硬質ラバー製車止め詳細 1/5

		共通		工事名				
	牛乳保冷库は移設後復旧する。	廊縁、建具枠、見切り縁、保護棒は本部EP-G、鉄部SOF塗りとする。改修建替の場合は、本部SOF塗りとする。	④ サムターン又は サムスライダー	図面名	給食受所 平面詳細図	縮尺	日付	全 枚
		① トーメイガラスを示す。(外部 t 4.0 内部 t 3.0)	⑤ シリンダー					
		② スリガラスを示す。(外部 t 5.0 内部 t 3.0)	⑥ 空 錠					
		③ トーメイガラスを示す。(アルミ製 目地タイプ 450×450・位置については設備工事と調整すること)	⑦ 表示 錠		福岡市中央区天神1丁目8-1			
		⑧ トーメイガラスを示す。⑨ トーメイガラスを示す。⑩ トーメイガラスを示す。						管・基
								12

平成19年 1月改訂
平成17年12月改訂
平成16年12月改訂
平成16年 1月改訂

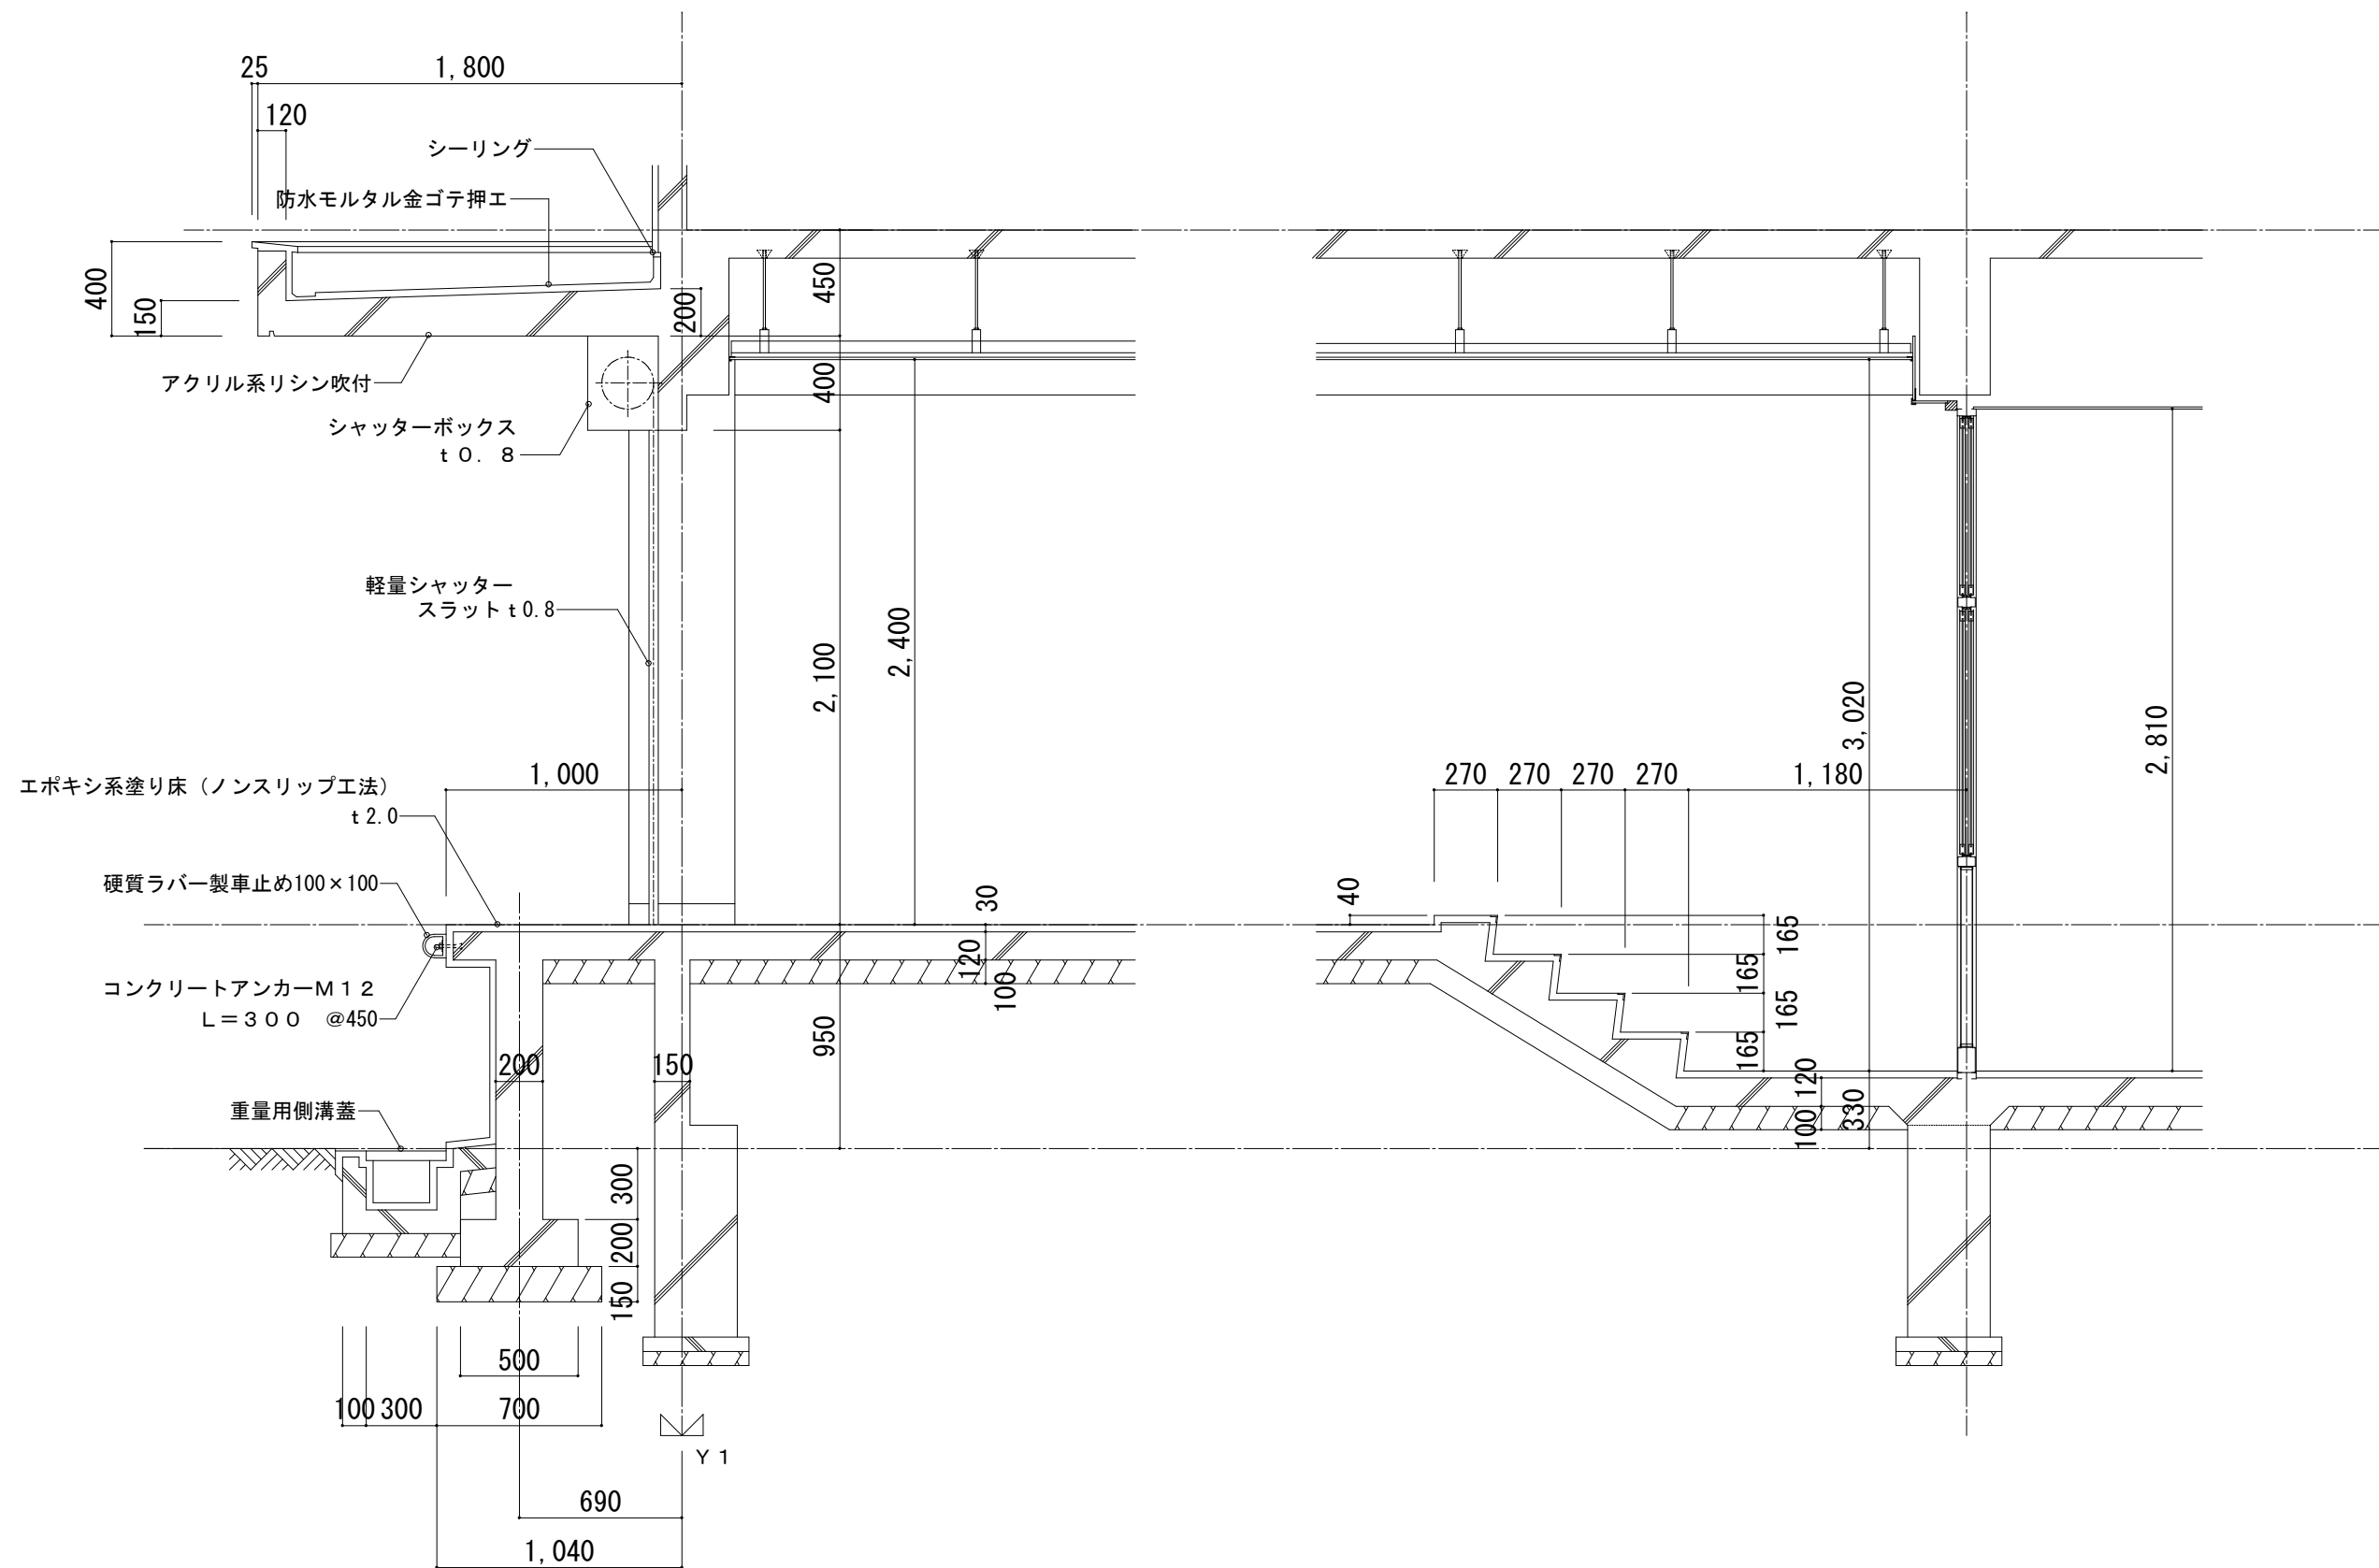

給食受所 断面詳細図


中・標

平成17年12月改訂


縮尺

A1 : S=1/15
A3 : S=1/30

D-71

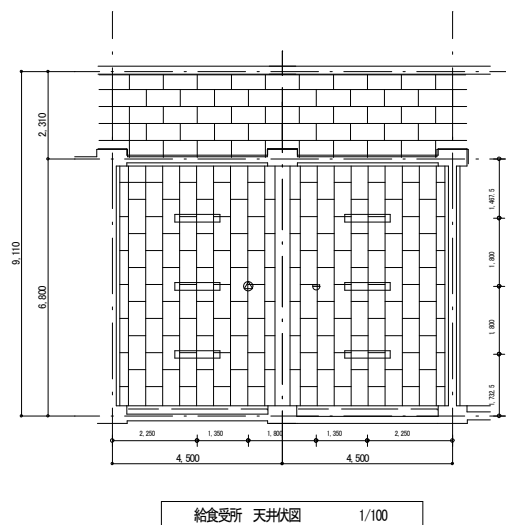

給食受所 平面詳細図 1/50

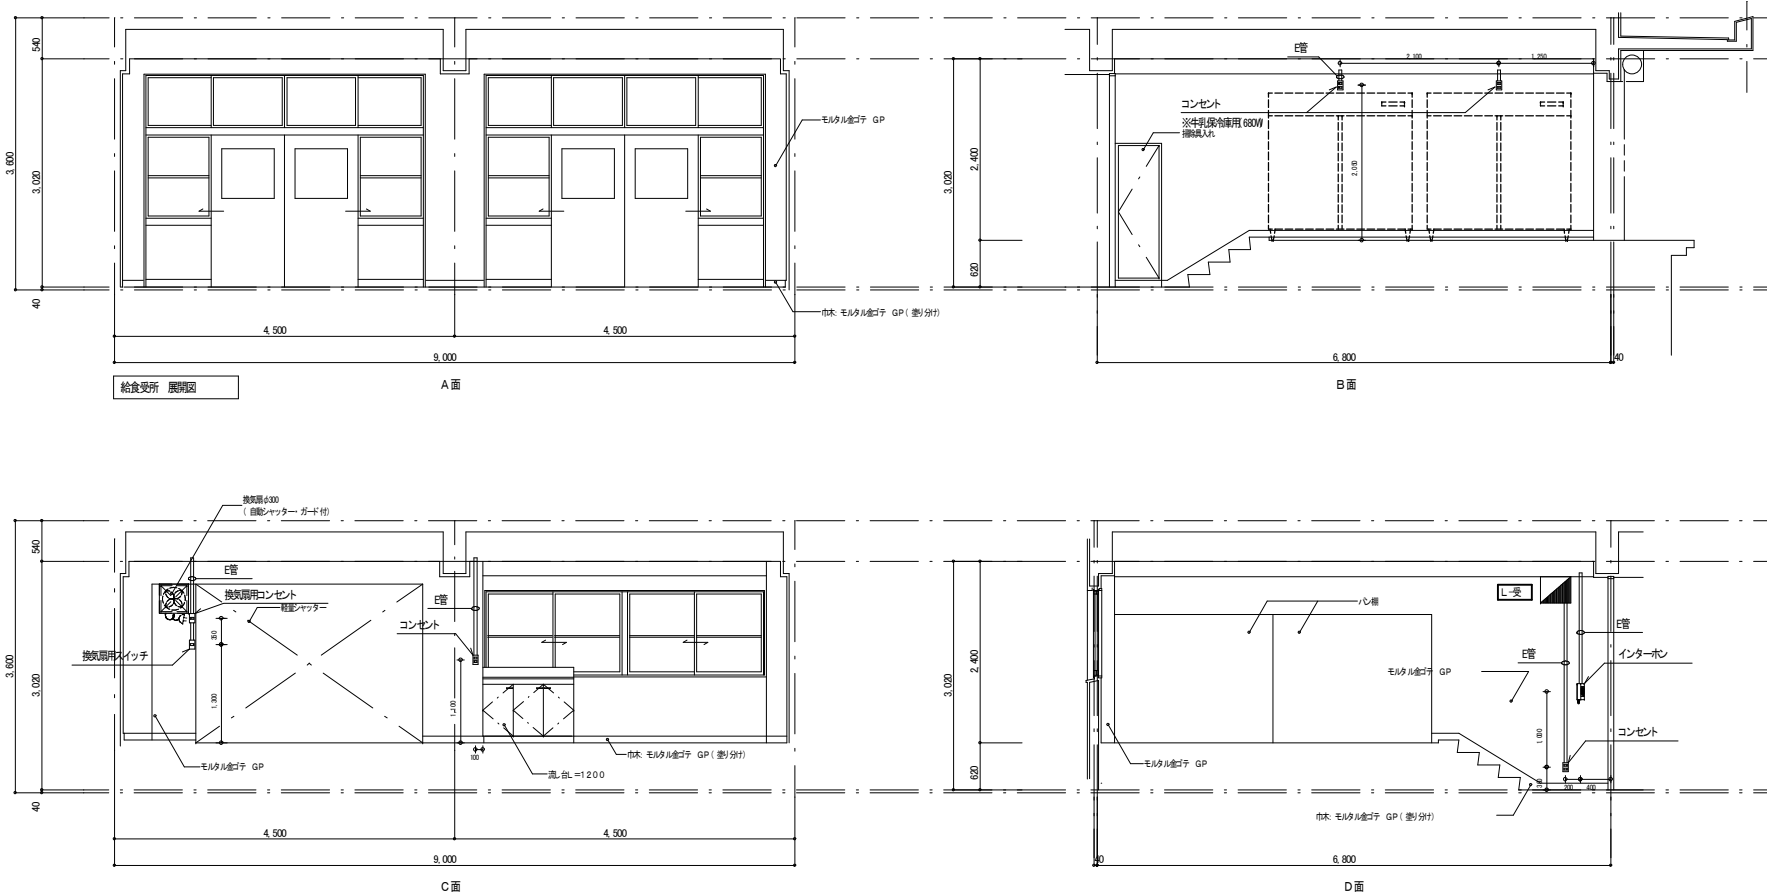

凡 例	記 号	名 称	備 考
	(電工コンセット 設備)		
	電灯分電盤	【L変】	総線図参照 プラスチック製ホーム分電盤 蓋付 市販品
	照度器具 位置ボックス有		※遮光器照
	照度器具 位置ボックス無		※遮光器照
	境込スイッチ		1P 15A×1 (金策プレート)
	境込スイッチ(ONピカ)		1P 4A×1 (金策プレート)
	境込スイッチ(3線)		3W 15A×1 (金策プレート)
	境込コンセット		2P 15A×1 (金策プレート)
	境込コンセット		2P 15A×2 E-ET付 (金策プレート)
	壁装取具		建築工事
(拡声設備)			
	天井並みスピーカ		3W 金属製/バール SD-H-1VcM : o (1W 絶縁)
(インターホン 設備)			
	相互式インターホン 音響機		局数は各学校にて確認の事。
(火災検知器設備)			
	熱感知器		差込式ポイント型 2種
(共 通)			
	位置ボックス		
	天井 壁 床へへ 電管配線		
	床へへへへ 電管配線		
	天井ころころ 配線		
	露出配管配線		
	引下り部 F管保護		
	引下り部 E 管保護		
	引下り部 配管保護		
2 図中報告なき配管設備は下記とする。			
(電工コンセット 設備)			
	WF1 6-2C	引下り部等	FF(16)
	WF1 6-3C	引下り部等	FF(16)
	WF1 6-2C×2		FF(22)
	WF2 0-2C	引下り部等	FF(16)
	WF2 0-3C	引下り部等	FF(22)
(拡声設備)			
	HP1 2-2C	引下り部等	FF(16)
(インターホン設備)			
	FOF0.65-7P		※設備は各学校にて確認の上決定する事。
(火災検知器設備)			
	AE1 2-4C	引下り部等	FF(16)
3.注 記			
1) 二重天井内はケーブルころころが、配線とし、引下り部等は隠蔽管で保護する事。			
2) カバープレートには用途別に表示を行う事。又隠蔽不要ボックスで隠蔽が露出する部分には、カバープレートを取付ける事。			
【設計上の留意点】			
1) 照度スイッチの位置は各学校にて確認し、照度行反配置が使用出来る場合は既設管を活用する事。			
2) インターホンの局数は各学校にて確認し、局数及びケーブルが数の決定を行う事。			
3) Bケーブル又は一般ケーブルの使用区分は各物件ごとに異なる為、担当者で確認する事。			
【施工上の留意点】			
1) 図面上の取付寸法は参考値とし、各学校にて確認の上決定とする事。			
2) 廊下天井部の位置ボックスは天井内にて配し、天井面からカバープレートは取付けない事とする。			

[illegible]

