



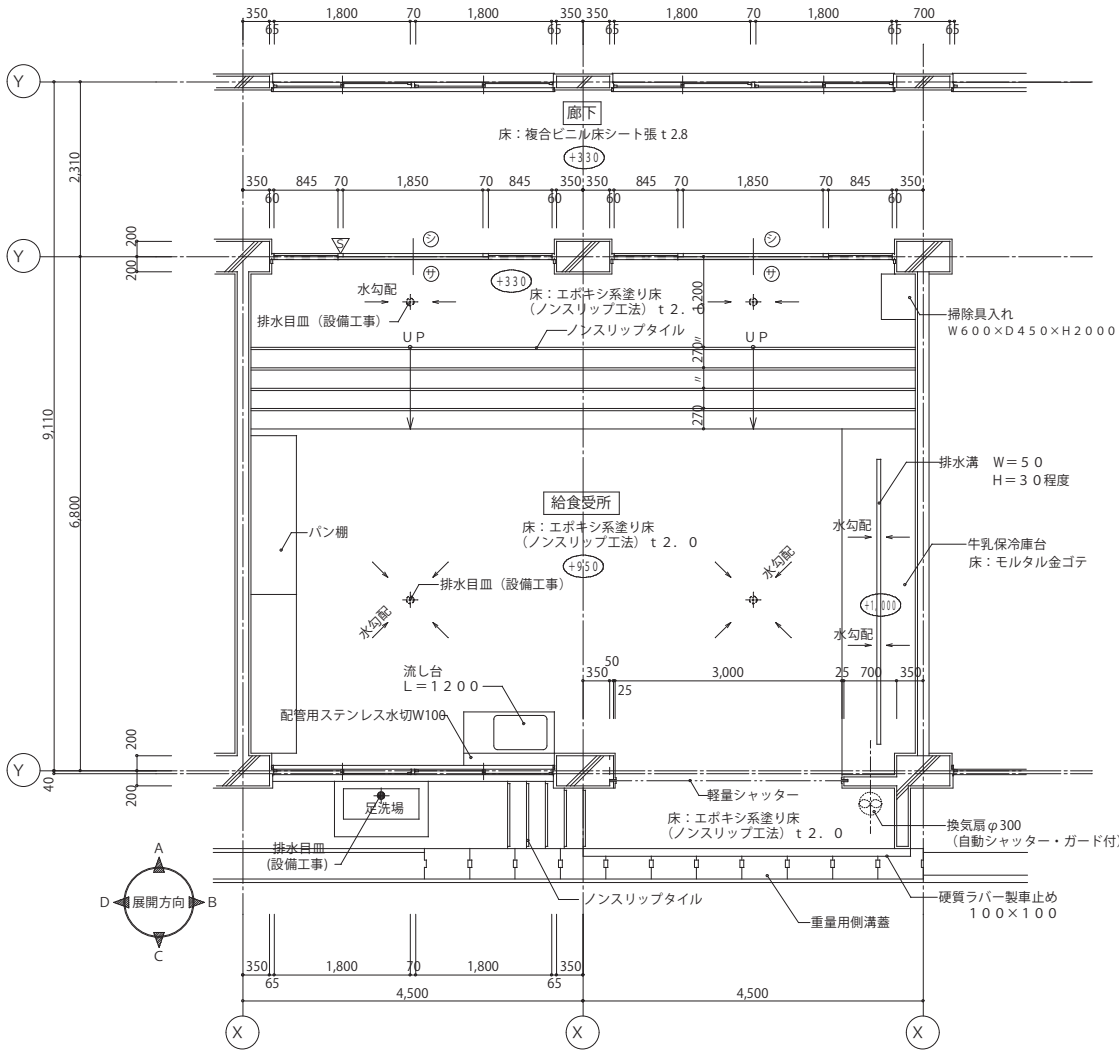


給食受所 平面詳細図 1/50


室 名	給食受所
床	エポキシ系塗り床 (ノンスリップ工法) t 2. 0
巾 木	モルタル金コテEP-G (塗り分け) H = 9 0
腰 壁	モルタル金コテEP-G
壁	モルタル金コテEP-G
天 井	化粧石膏ボード張り t 9. 5
柱 型	モルタル金コテEP-G
梁 型	化粧石膏ボード張り t 9. 5 モルタル金コテEP-G
備 考	

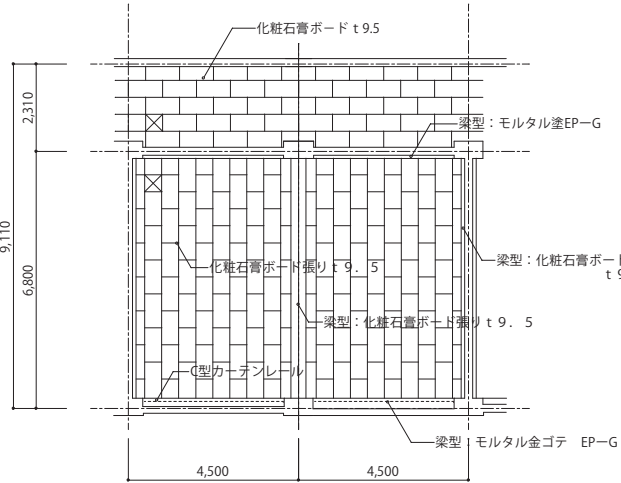


給食受所 天井伏図 1/100

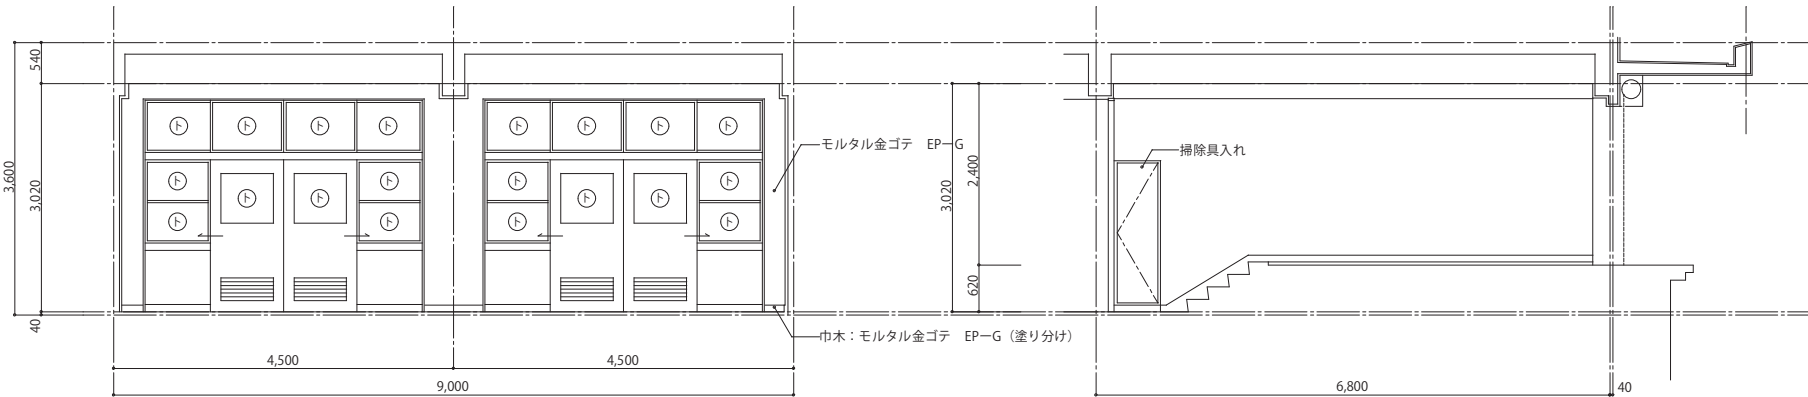


給食受所 展開図

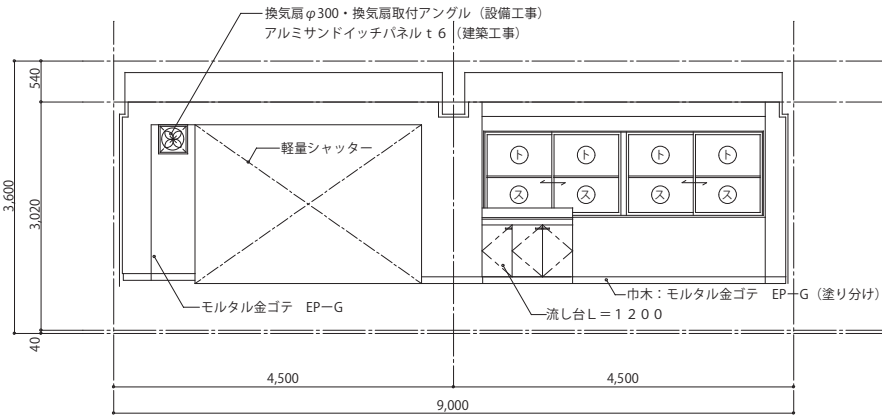


C面

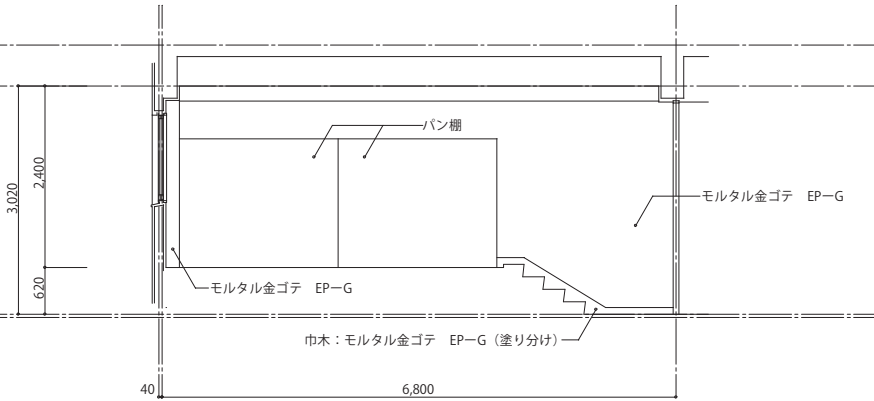


D面

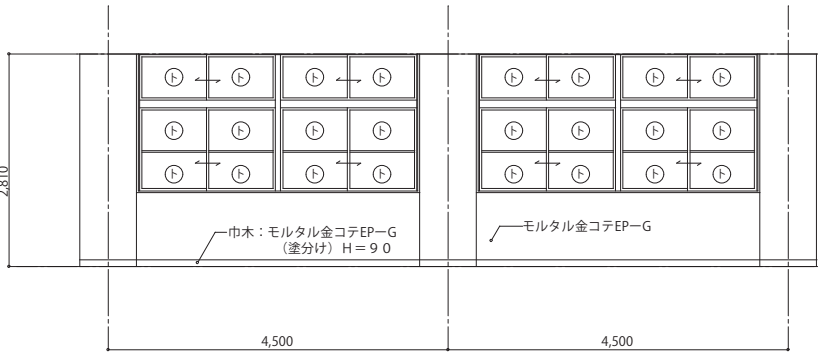

廊下展開図

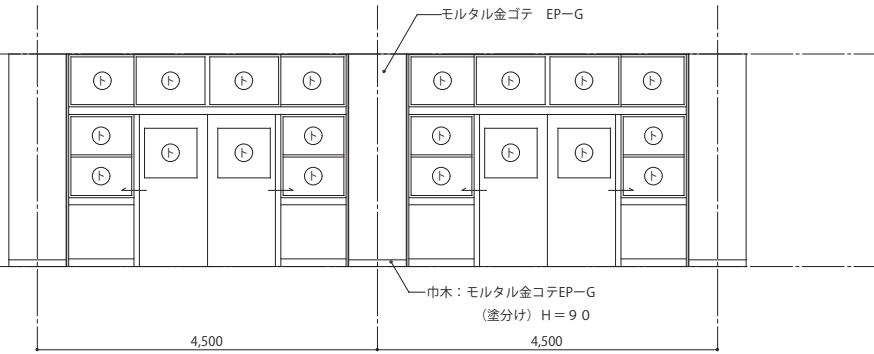


C面

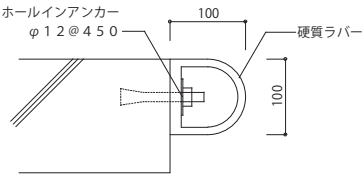


硬質ラバー製車止め詳細 1/5

		共通		工事名			
	牛乳保冷庫は移設後復旧する。	廊縁、建具枠、見切り縁、保護柵は木部EP-G、鉄部SOP塗りとする。改修塗装の場合は、木部SOP塗りとする。	⑦ サムターン又は サムスライダー	図面名	給食受所 平面詳細図	縮尺	日付
		① ……トーマイガラスを示す。(外部 t 4. 0 内部 t 3. 0)	⑧ シリンダー				全 枚
		② ……スリガラスを示す。(外部 t 5. 0 内部 t 3. 0)	⑨ 空 錠				
		③ ……天井点検口を示す。(アルミ製 目地タイプ 450×450・位置については設備工事と調整すること)	⑩ 表示 錠		福岡市中央区天神1丁目8-1		
		④ ……突出しサインを示す。⑤ ……壁付きサインを示す。⑥ ……ビクトサインを示す。					

平成19年 1月改訂
平成17年12月改訂
平成16年12月改訂
平成16年 1月改訂

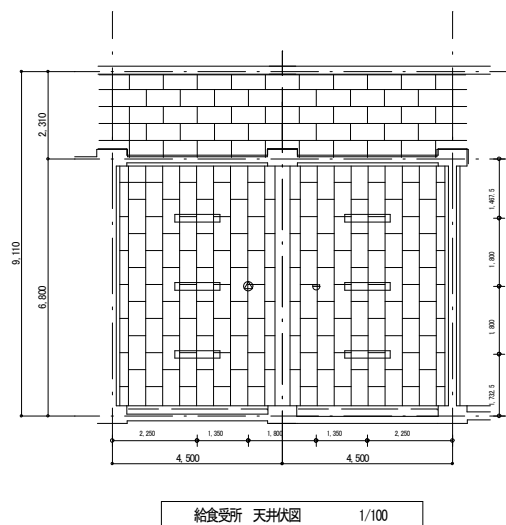

給食受所 平面詳細図 1/50

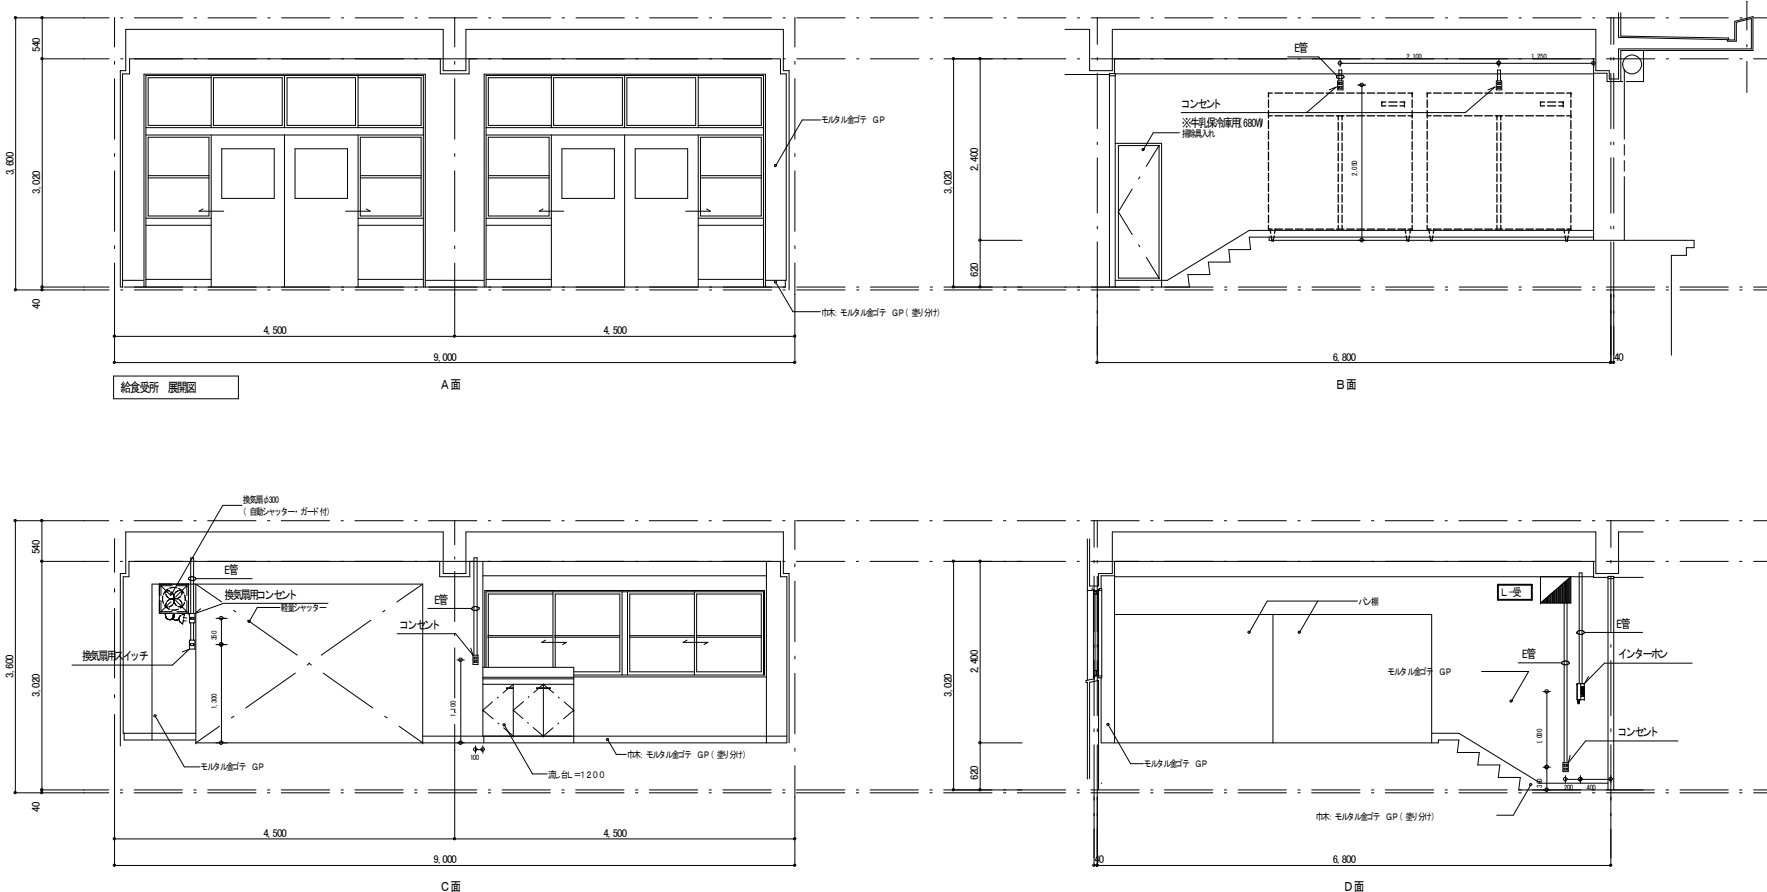

凡 例	記 号	名 称	備 考
	(電工コンセット 設備)		
	電灯分電盤	【変】	接続図参照 プラスチック製ホーム分電盤 蓄付 市販品
	照度器具 位置ボックス有		必要参照
	照度器具 位置ボックス無		必要参照
	埋込スイッチ	1P 15A×1	(金属プレート)
	埋込スイッチ(ONヒカ)	1P 4A×1	(金属プレート)
	埋込スイッチ(3線)	3W 15A×1	(金属プレート)
	埋込コンセット	2P 15A×1	(金属プレート)
	埋込コンセット	2P 15A×2 E-ET付	(金属プレート)
	壁スイッチ		建築工事
(拡声設備)			
	天井型スピーカ	3W 金属製 V&R 5D-H-IVeM : o	(1W 接続)
(インターホン 設備)			
	相互式インターホン 音源機		局数は各学校にて確認の事。
(火災検知設備)			
	熱感探知器		差込式ボルト型 2種
(共 通)			
	位置ボックス		
	天井 壁 V&V 電管配線		
	床 V&V 電管配線		
	天井にろかし配線		
	露出配管配線		
	引下配管 戸管保護		
	引下配管 E 管保護		
	引下配管 隠装管保護		
2 図中記載なき配管設備は下記とする。			
(電工コンセット 設備)			
	WF1 6-2C	引下配管	FF(16)
	WF1 6-3C	引下配管	FF(16)
	WF1 6-2C×2		FF(22)
	WF2 0-2C	引下配管	FF(16)
	WF2 0-3C	引下配管	FF(22)
(拡声設備)			
	HP1 2-2C	引下配管	FF(16)
(インターホン 設備)			
	FD&O 65-7P		※装置は各学校にて確認の上決定する事。
(火災検知設備)			
	AE1 2-4C	引下配管	FF(16)
3.注 記			
①二重天井又はカーブルころろかし配線とし、引下配管は隠装管で保護する事。			
②カープレートには用途別の表示を行う事。又隠装不要ボックスで隠装管が露出する部分には、カープレートを取付ける事。			
【設計上の留意点】			
①照度スイッチの位置は各学校にて確認し、隠装又は配管が使用される場合は隠装管を適用する。			
②インターホンの局数は各学校にて確認し、局数及びケーブルの敷設方法を行う事。			
③E&Oケーブル又は一般ケーブルの使用区分は各物件ごとに異なる為、担当者で確認する事。			
【施工上の留意点】			
①図面上の取付方法は参考値とし、各学校にて確認の上決定する事。			
②廊下天井部の位置ボックスは天井内にて対峙し、天井面からカープレートは取付けない事とする。			

ボックス名称	電 話	電 話	インターホン	テレビ	自火報	情 報	計
CB2-1 (4CB4)		1			2		4
CB2-2 (4CB5)							—
CB2-3 (4CB4,4)	1						1
CB2-4 (4CB5,4)							—
SB1-1 (CBW)							—
SB1-2 (CBW2)							—
E18 SBケ用方出	1						1
E18 SBケ用方出							—
E25 SBケ用方出	5		1				6
E25 SBケ用方出	1						1

